 
 





LEGENDA SOTTOSERVIZI

-  CASSALE FORNITURA
ENERGIA ELETTRICA
N° 2 CORRUGATI D=100 mm
-  RETE ELETTRICA
INTERRATA - CORRUGATO D=100 mm
F.A. E ILLUMINAZIONE
-  PUNTI LUCE INTERNI
AL PARCO
-  PUNTO PRESA
ENERGIA ELETTRICA



PROGRESSIVO

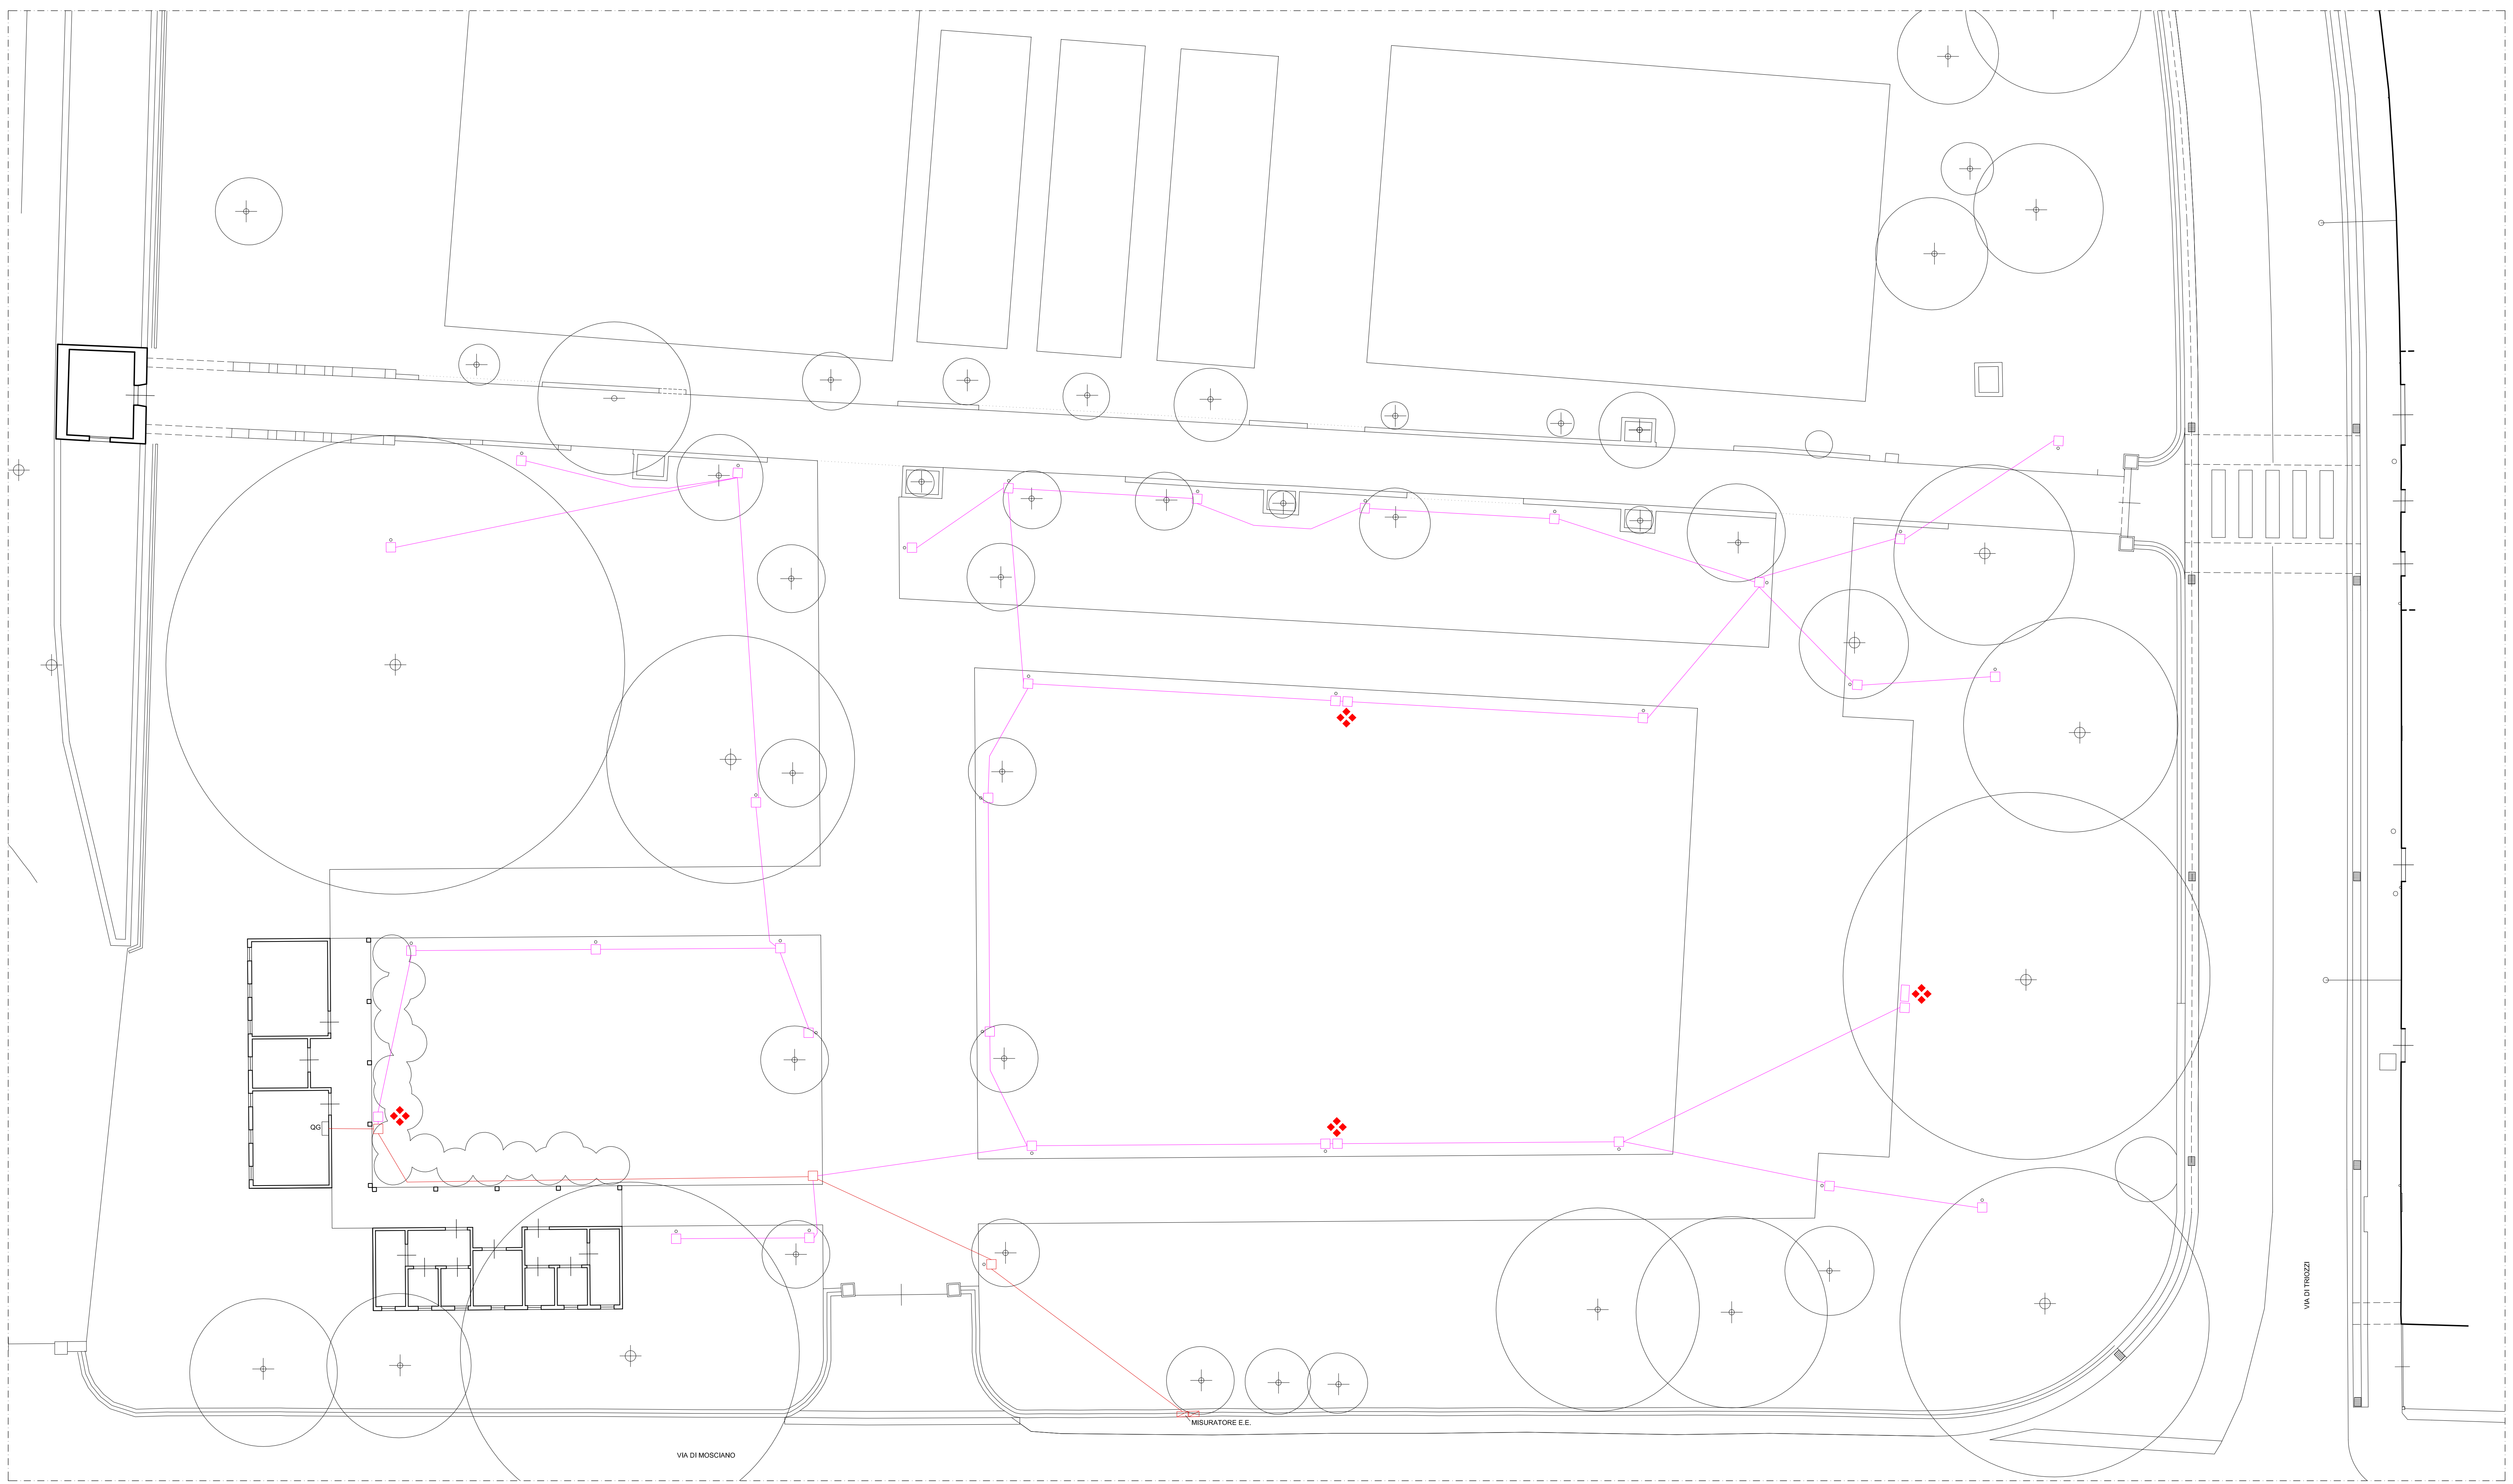31

PROGETTO FATTIBILITA' TECNICO ECONOMICA



OGGETTO
**RIQUALIFICAZIONE AREA VERDE STORICIZZATA
RIFACIMENTO MURO RECINZIONE**

UBICAZIONE IMMOBILE
VIA DI TRIOZZI - SCANDICCI

PROPRIETA'
COMUNE DI SCANDICCI

ELAB. **16/8-2** CONTENUTO DELLA TAVOLA
PREDISPOSIZIONE IMPIANTO ILLUMINAZIONE

SCALA
1:100 STATO MODIFICATO

D STUDIO ARCHITETTURA SENESI DUILIO
Via G. Deledda n° 30 - 50018 Scandicci (FI) tel. 055 256055 - dailio.senesi@gmail.com

IL R.U.P.
Ing. Paolo Calastri

IL PROGETTISTA
Arch. Duilio Senesi

P1 - rev. 03 - febbraio 2025

PIANTA PIANO TERRA